

工事名：令和6年度 国庫補助事業 配水管布設工事 (R6-1工区)  
 位置：南 風 原 町 字 宮 平 地 内

位置図

S=1/10,000




図面目録

図面番号	図面名称	備考
	位置図・図面目録	
15 - 1	平面図-1	宮平地内
- 2	平面図-2	〃
- 3	平面図-3	〃
- 4	管土工図	〃
- 5	管割図-1	〃
- 6	管割図-2	〃
- 7	管割図-3	〃
- 8	管割図-4	〃
- 9	管割図-5	〃
- 10	弁類詳細図-1	〃
- 11	弁類詳細図-2	〃
- 12	撤去・復旧平面図-1	〃
- 13	撤去・復旧平面図-2	〃
- 14	撤去・復旧平面図-3	〃
- 15	区画線、試掘詳細図	〃




平面图 - 1  
 宮平地内 S=1/500  
 D LINE PE(EF) φ150, φ50

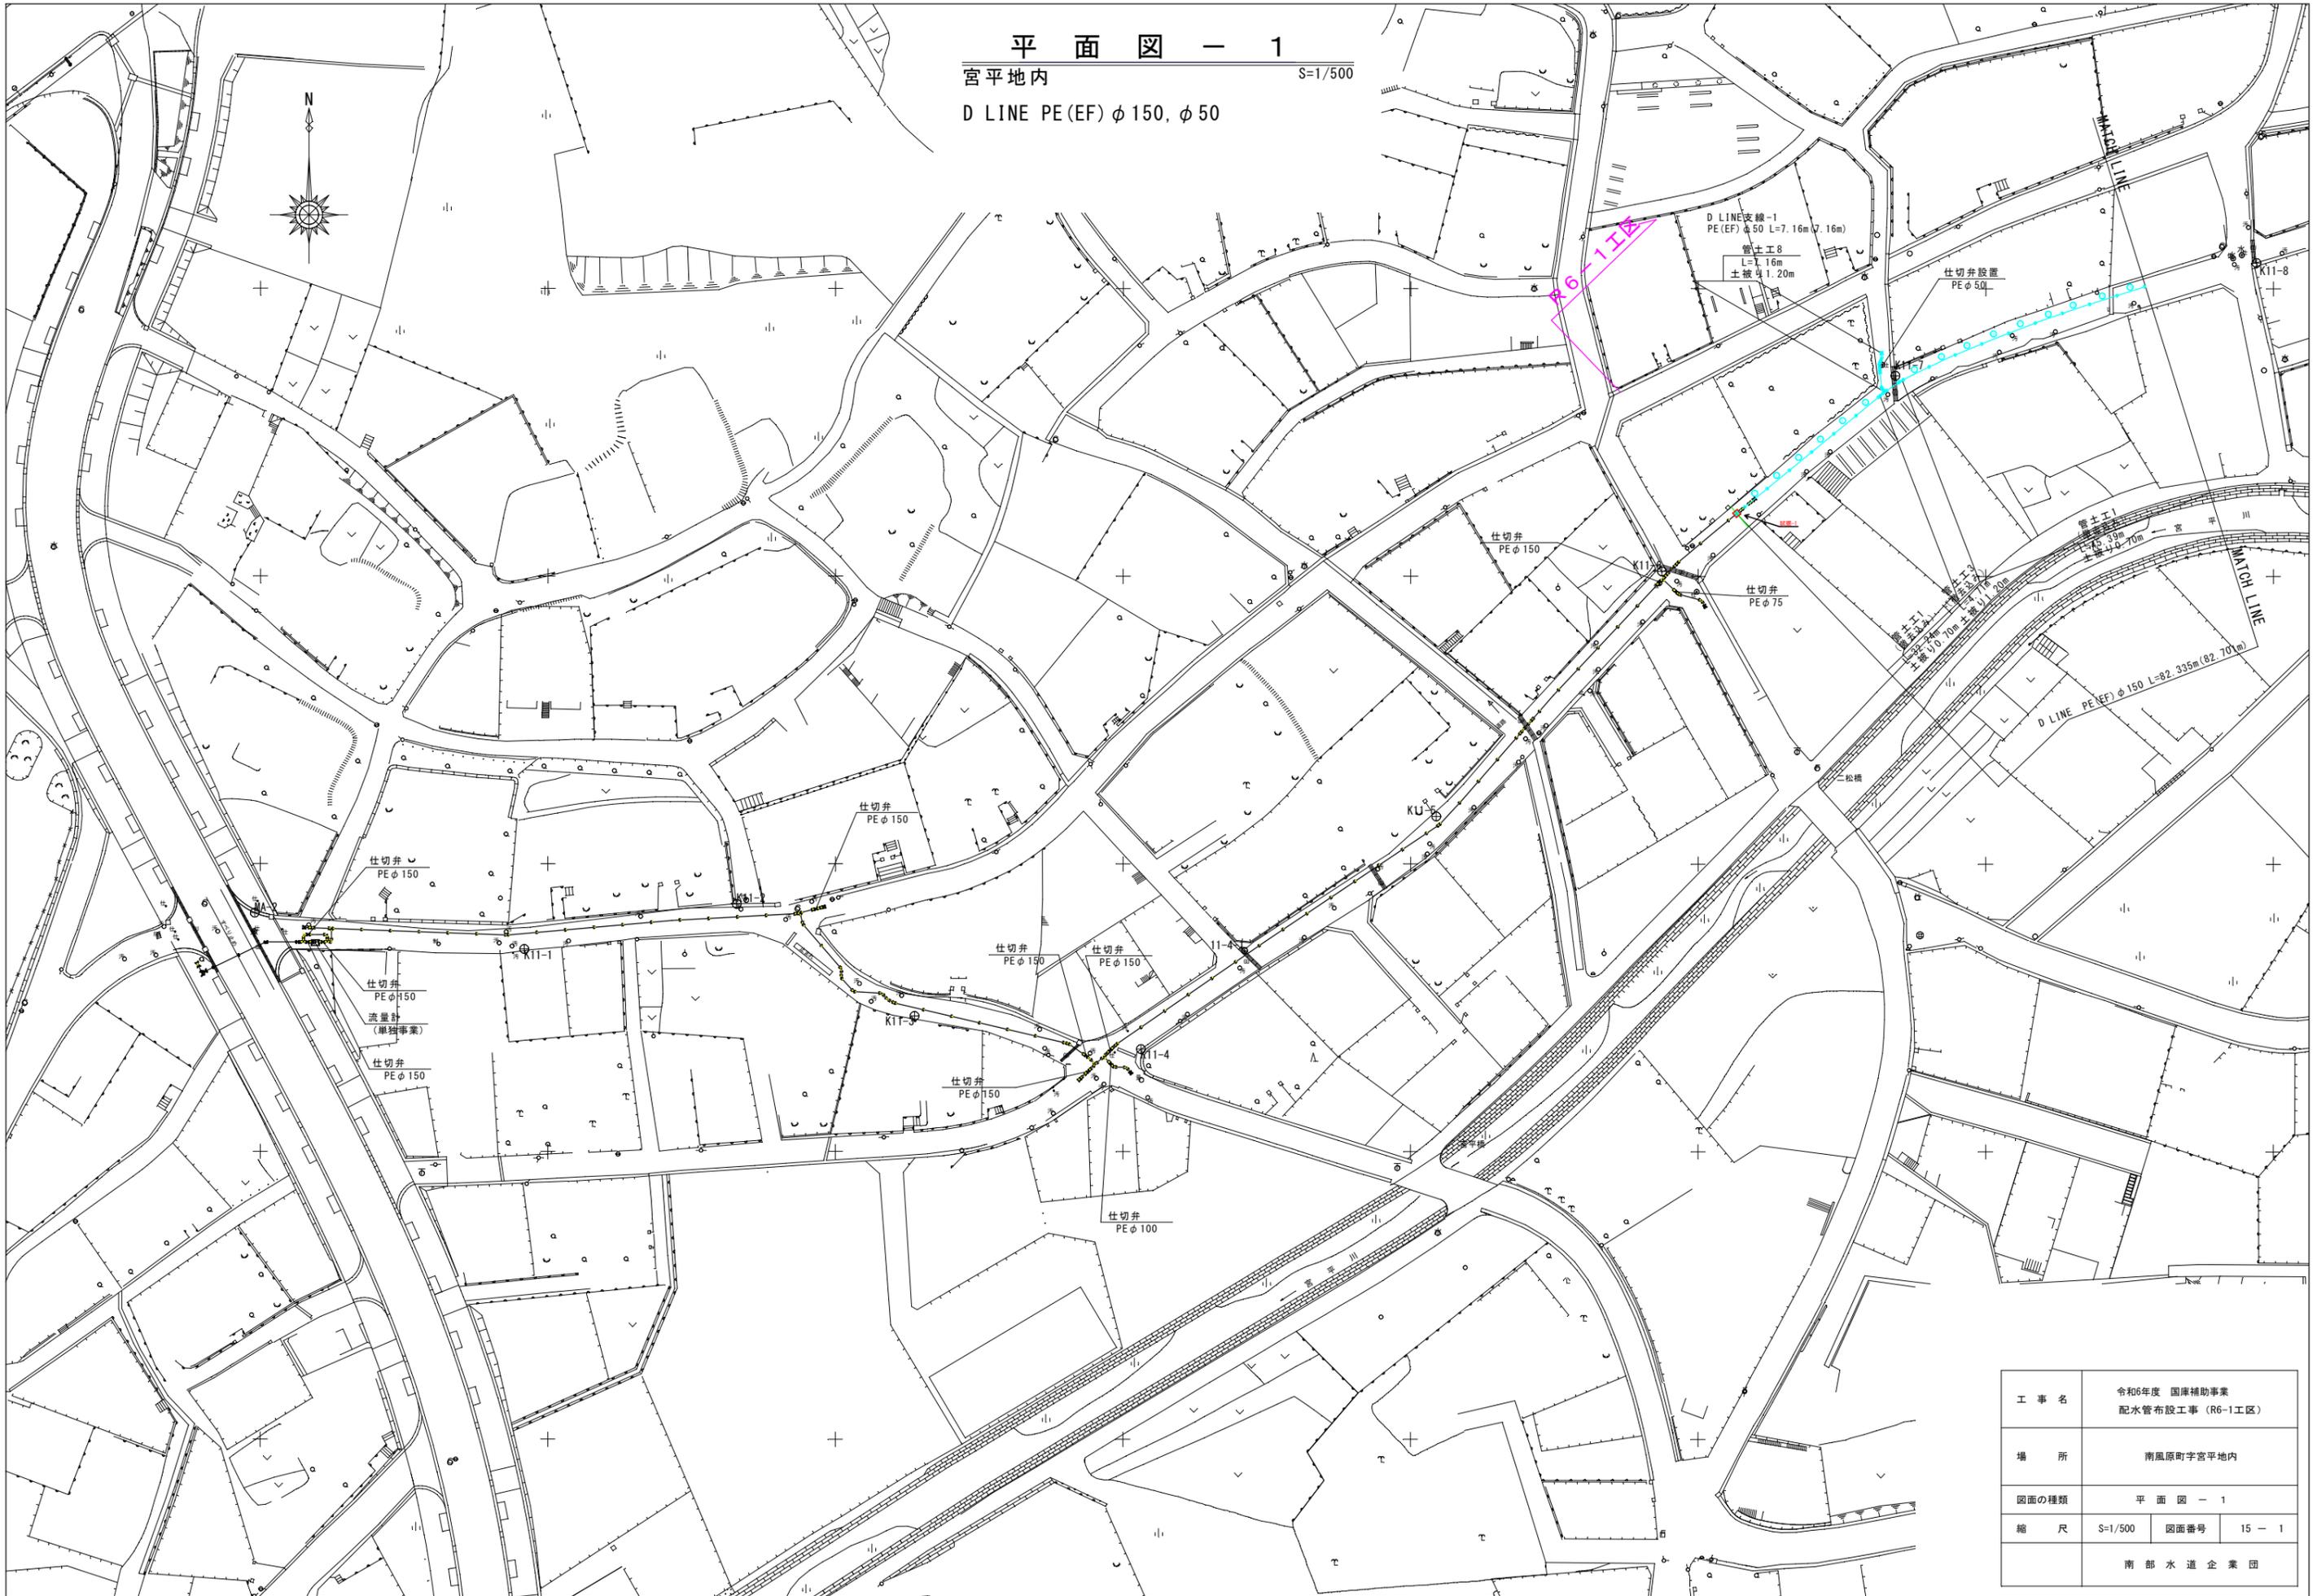



工事名	令和6年度 国庫補助事業 配水管布設工事 (R6-1工区)		
場所	南風原町宇宮平地内		
図面の種類	平面図 - 1		
縮尺	S=1/500	図面番号	15 - 1
南部水道企業団			

平面図 - 2  
 宮平地内 S=1/500  
 D LINE PE(EF) φ150, φ100, φ75, φ50

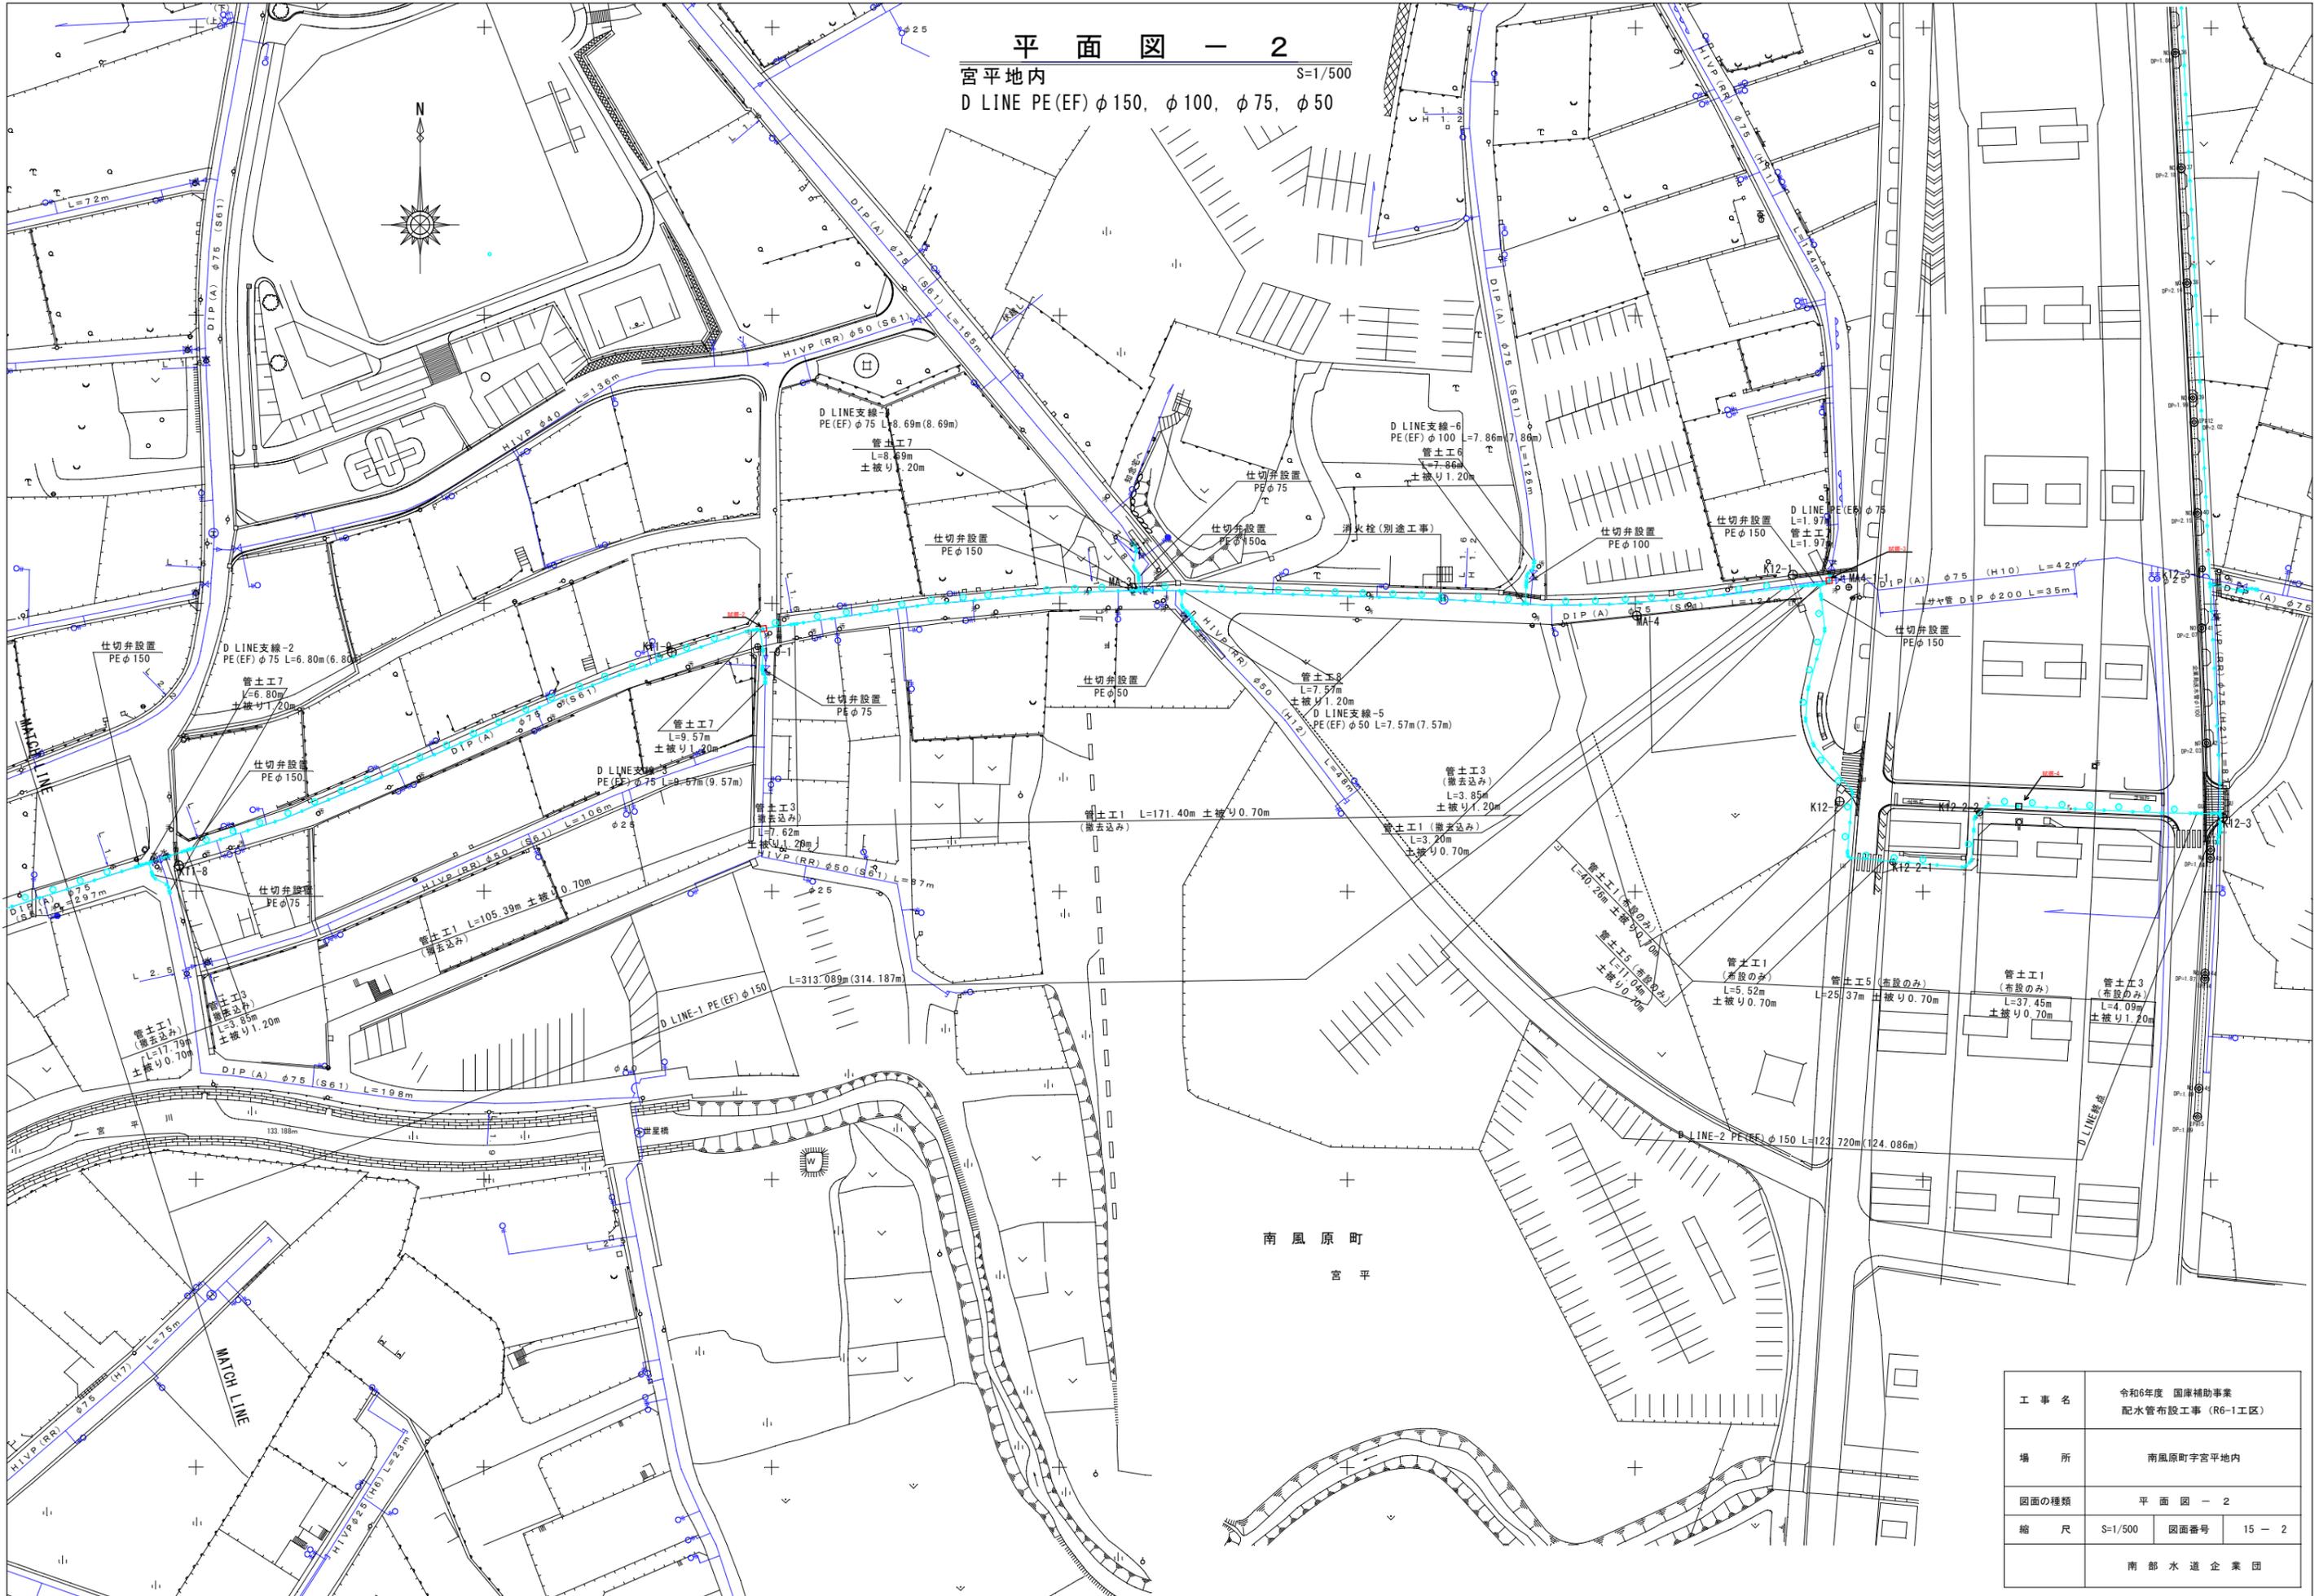

工事名	令和6年度 国庫補助事業 配水管布設工事 (R6-1工区)
場所	南風原町宮平地内
図面の種類	平面図 - 2
縮尺	S=1/500 図面番号 15 - 2
南部水道企業団	

 平面図 - 3  
 宮平地内  
 E LINE PE(EF) φ150, φ75  
 F LINE PE(EF) φ150, φ75  
 S=1/500

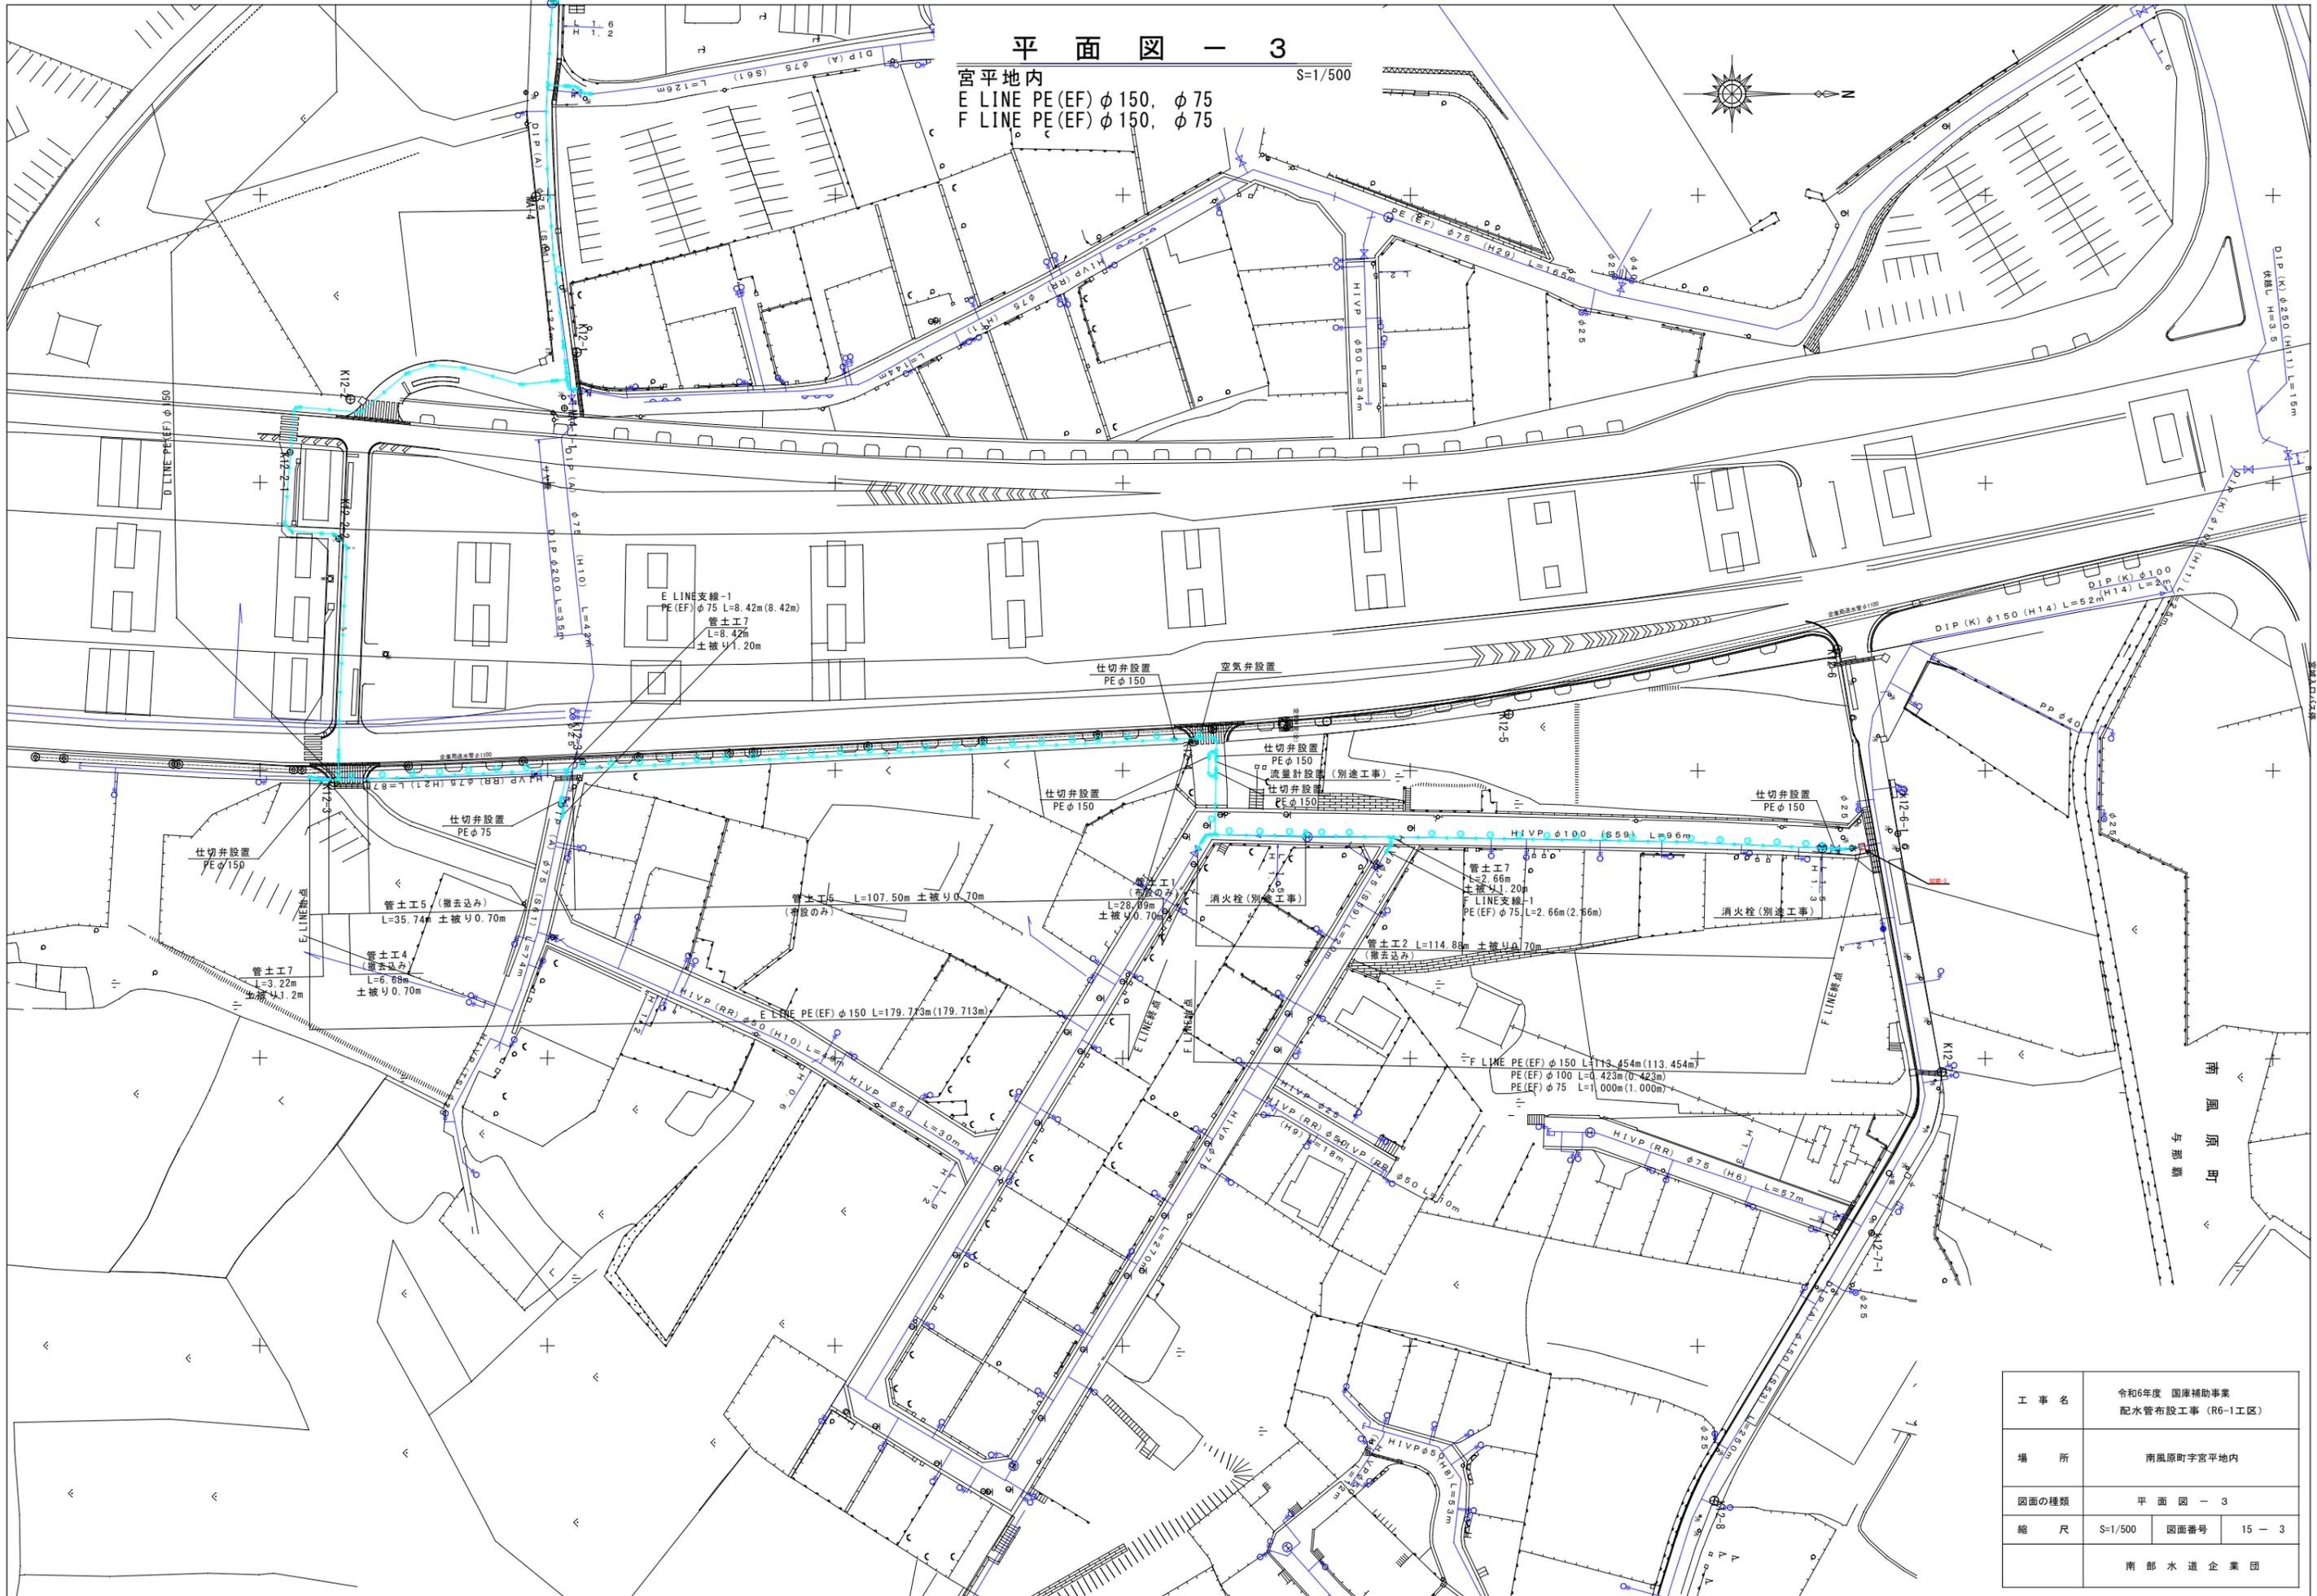


工事名	令和6年度 国庫補助事業 配水管布設工事 (R6-1工区)
場所	南風原町字宮平地内
図面の種類	平面図 - 3
縮尺	S=1/500 図面番号 15 - 3
南部水道企業団	

# 管土工図

S=1/20

※舗装構成については、掘削時に再確認して現状復旧とすること。

※施工の前に再度既設地下埋設物の位置を確認し、十分に注意して掘削を行うこと。

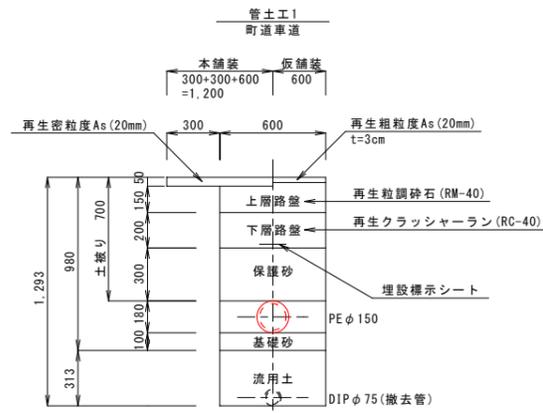


布設のみ (1m当り)

床掘	埋戻し		路盤	本舗装	仮舗装
	砂	流用土			
(m3)	(m3)	(m3)	(m2)	(m2)	(m2)
0.56	0.32	0.00	0.60	1.20	0.60


撤去込み (1m当り)

床掘	埋戻し		路盤	本舗装	仮舗装
	砂	流用土			
(m3)	(m3)	(m3)	(m2)	(m2)	(m2)
0.75	0.32	0.18	0.60	1.20	0.60

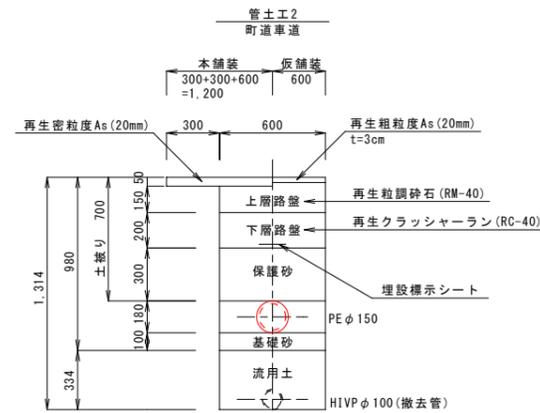

撤去込み (1m当り)

床掘	埋戻し		路盤	本舗装	仮舗装
	砂	流用土			
(m3)	(m3)	(m3)	(m2)	(m2)	(m2)
0.76	0.32	0.20	0.60	1.20	0.60

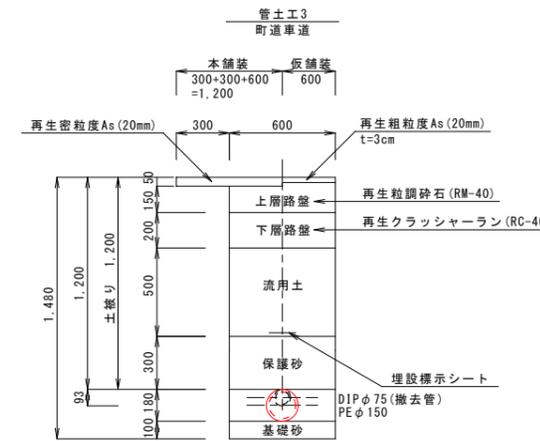


布設のみ (1m当り)

床掘	埋戻し		路盤	本舗装	仮舗装
	砂	流用土			
(m3)	(m3)	(m3)	(m2)	(m2)	(m2)
0.86	0.32	0.30	0.60	1.20	0.60


撤去込み (1m当り)

床掘	埋戻し		路盤	本舗装	仮舗装
	砂	流用土			
(m3)	(m3)	(m3)	(m2)	(m2)	(m2)
0.86	0.32	0.30	0.60	1.20	0.60

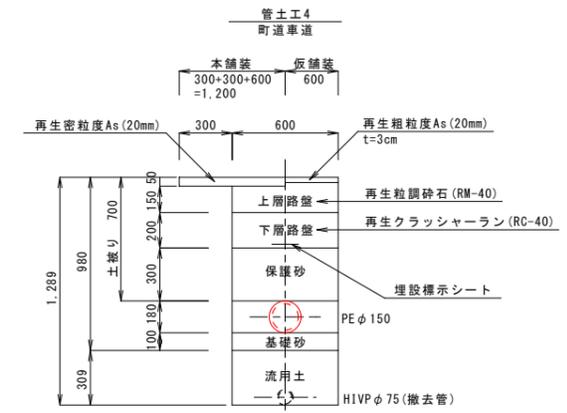

撤去込み (1m当り)

床掘	埋戻し		路盤	本舗装	仮舗装
	砂	流用土			
(m3)	(m3)	(m3)	(m2)	(m2)	(m2)
0.74	0.32	0.18	0.60	1.20	0.60

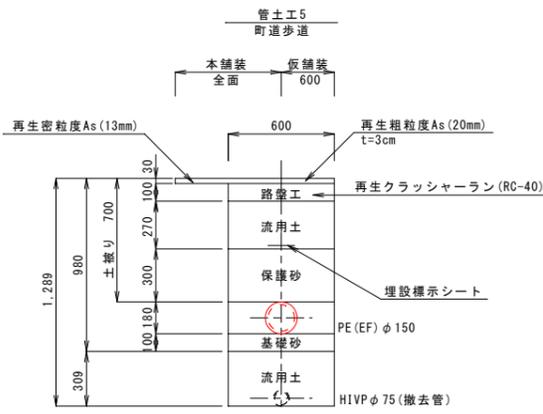


布設のみ (1m当り)

床掘	埋戻し		路盤	本舗装	仮舗装
	砂	流用土			
(m3)	(m3)	(m3)	(m2)	(m2)	(m2)
0.57	0.32	0.16	0.60	全面	0.60


撤去込み (1m当り)

床掘	埋戻し		路盤	本舗装	仮舗装
	砂	流用土			
(m3)	(m3)	(m3)	(m2)	(m2)	(m2)
0.76	0.32	0.35	0.60	全面	0.60

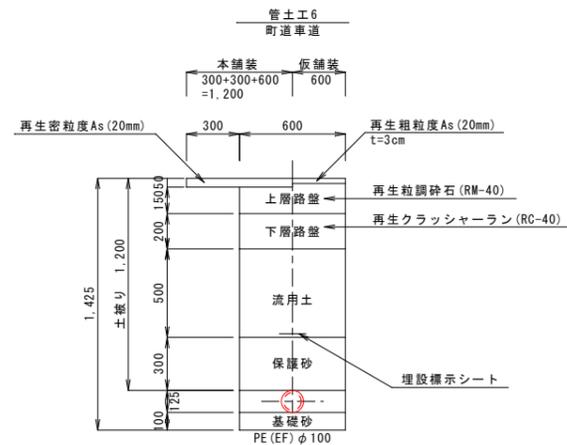


撤去込み (1m当り)

床掘	埋戻し		路盤	本舗装	仮舗装
	砂	流用土			
(m3)	(m3)	(m3)	(m2)	(m2)	(m2)
0.83	0.30	0.30	0.60	1.20	0.60

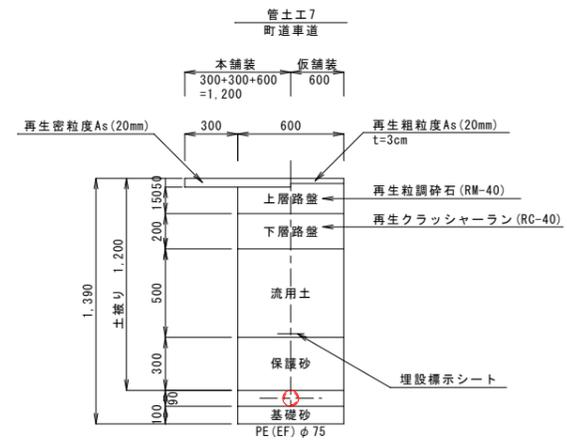

撤去込み (1m当り)

床掘	埋戻し		路盤	本舗装	仮舗装
	砂	流用土			
(m3)	(m3)	(m3)	(m2)	(m2)	(m2)
0.80	0.29	0.30	0.60	1.20	0.60

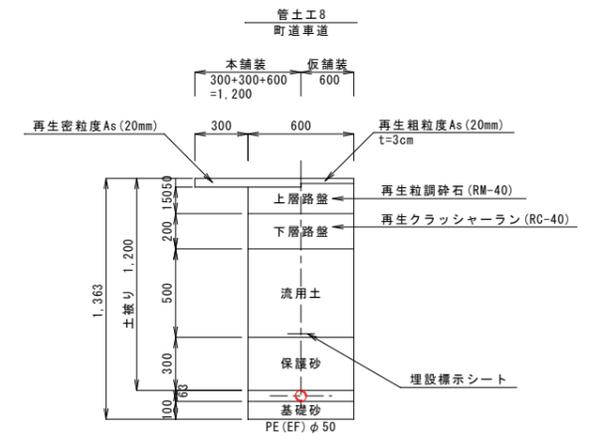


撤去込み (1m当り)

床掘	埋戻し		路盤	本舗装	仮舗装
	砂	流用土			
(m3)	(m3)	(m3)	(m2)	(m2)	(m2)
0.79	0.27	0.30	0.60	1.20	0.60


工事名	令和6年度 国庫補助事業 配水管布設工事 (R6-1工区)
場所	南風原町字宮平地内
図面の種類	管土工図
縮尺	S=1/20 図面番号 15 - 4
南部水道企業団	

管 割 図 - 1  
PE (EF) No Scale


D LINE PE (EF) φ 150

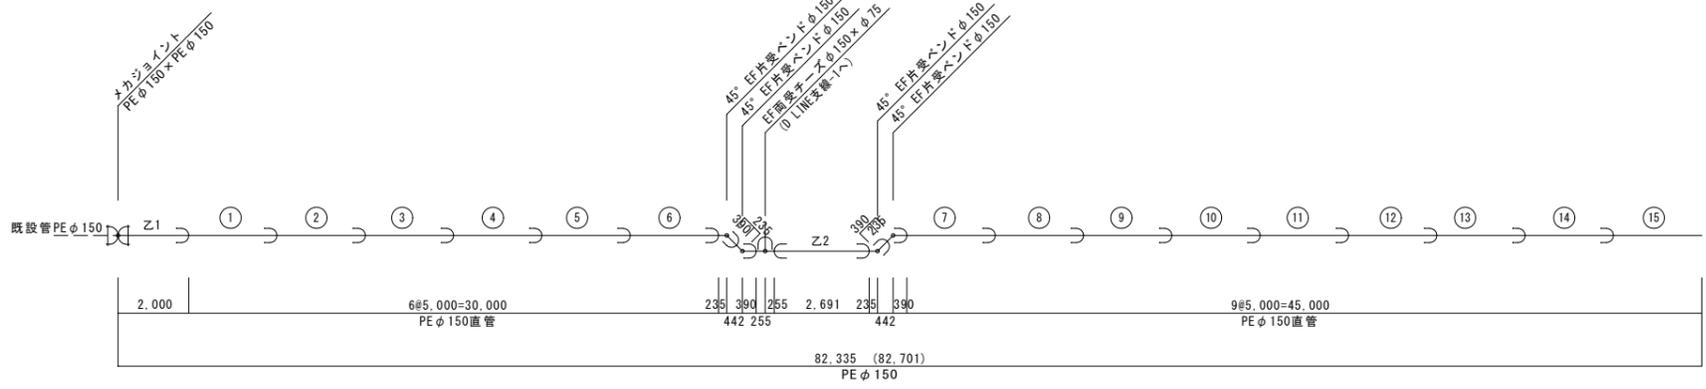

D LINE-1

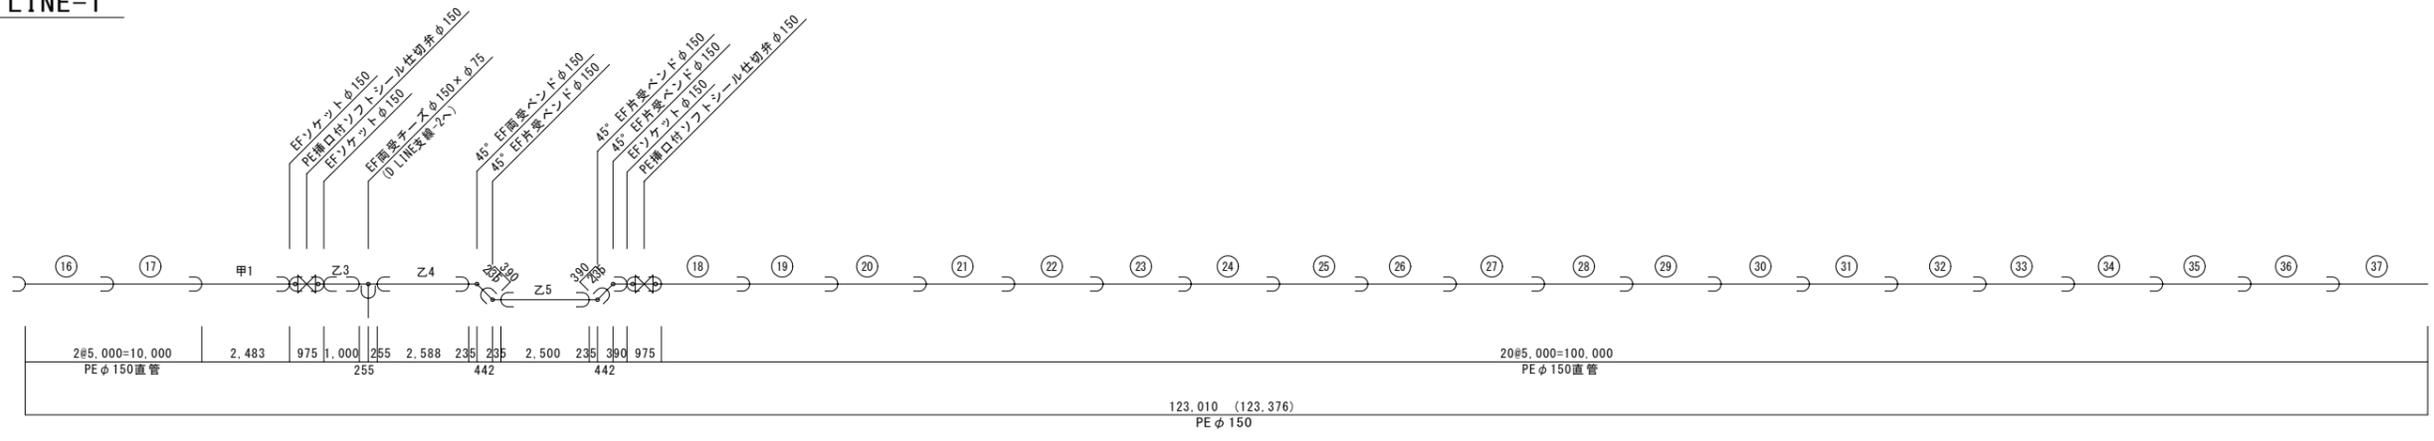

D LINE-1

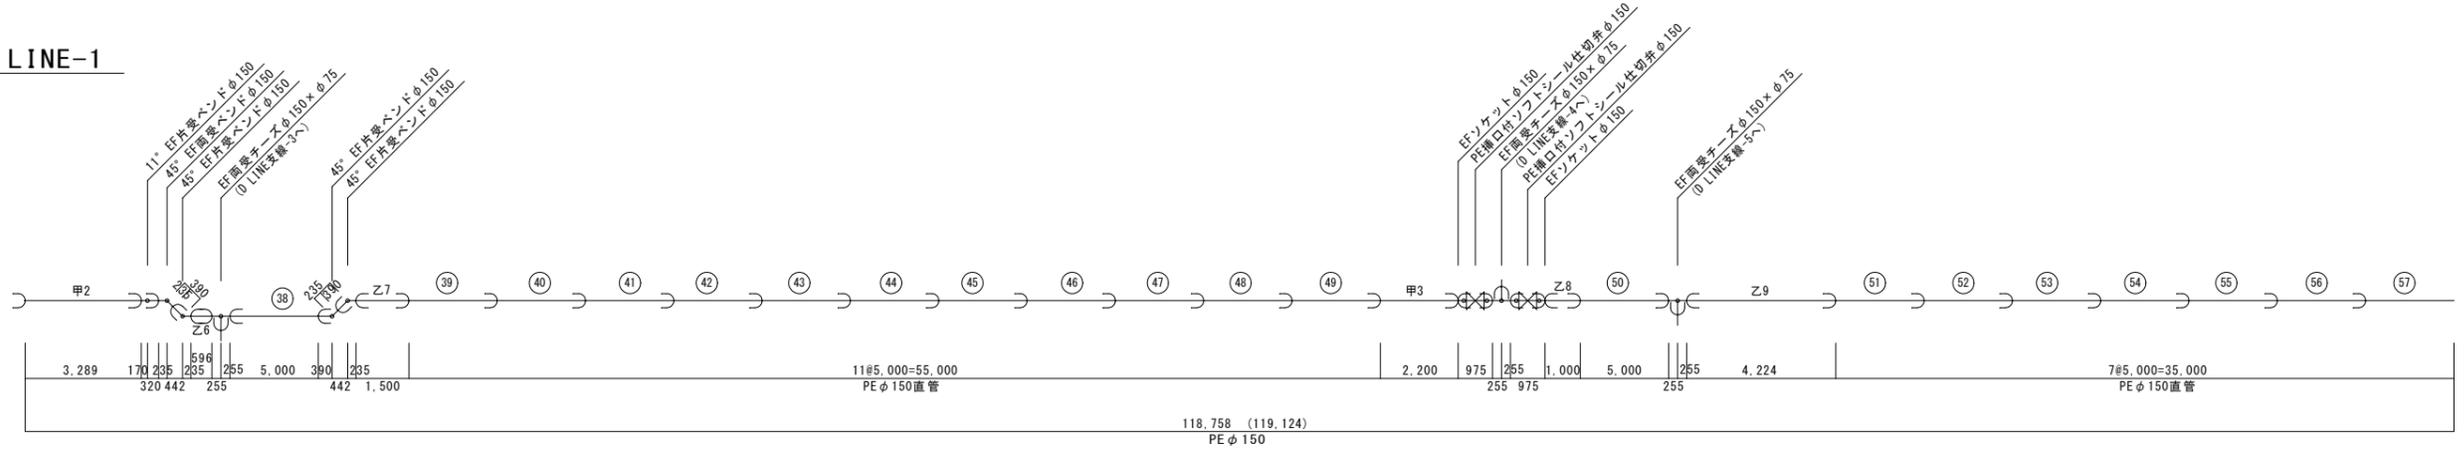

※ ( ) 内の数値は管路布設延長を示す  
※ ( ) なしの数値は平面管路延長を示す

工 事 名	令和6年度 国庫補助事業 配水管布設工事 (R6-1工区)		
場 所	南風原町字宮平地内		
図面の種類	管 割 図 - 1		
縮 尺	No Scale	図面番号	15 - 5
南 部 水 道 企 業 団			







# 管 割 図 - 4

PE (EF) No Scale


**D LINE支線-1**  
PE (EF) φ 75, φ 50

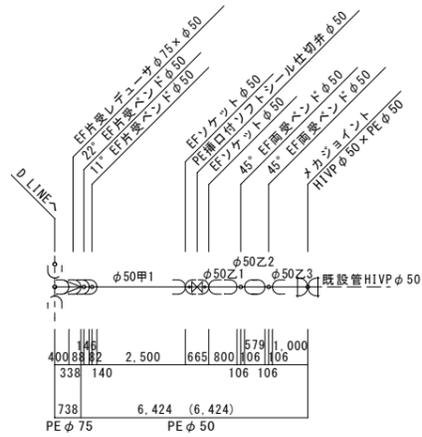


**D LINE支線-2**  
PE (EF) φ 75

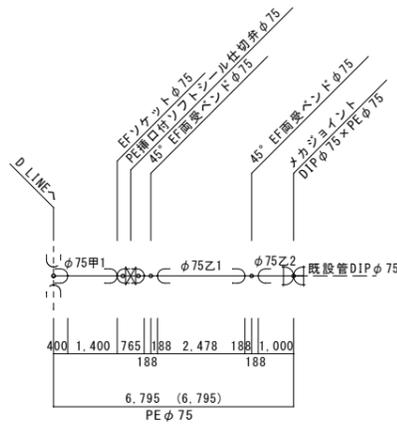


**D LINE支線-3**  
PE (EF) φ 75

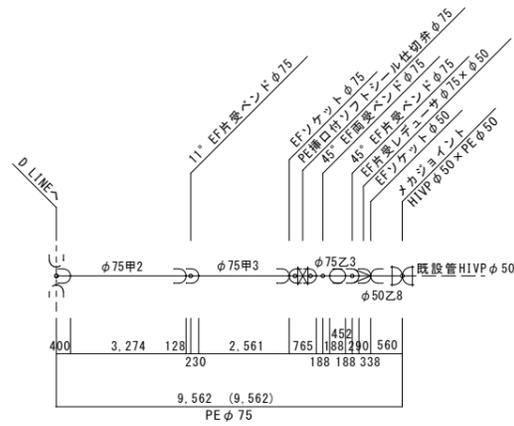


**D LINE支線-4**  
PE (EF) φ 75

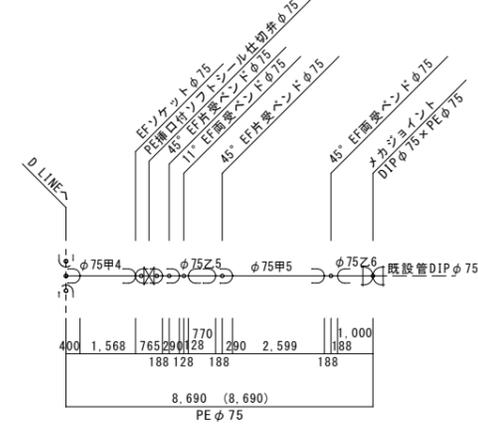


**D LINE支線-5**  
PE (EF) φ 75, φ 50

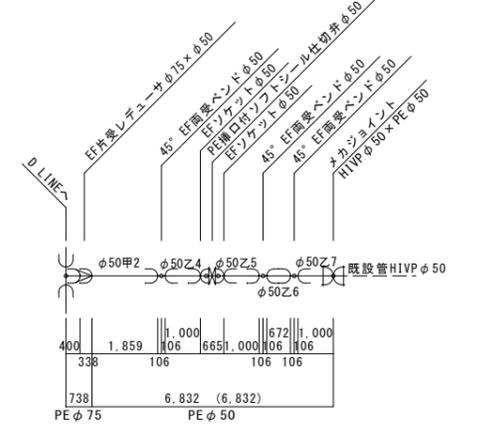


**D LINE支線-6**  
PE (EF) φ 100

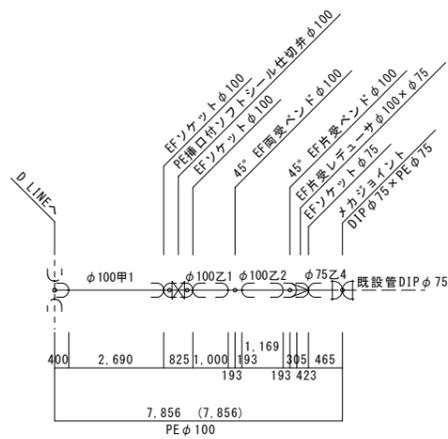

**E LINE支線-1**  
PE (EF) φ 75

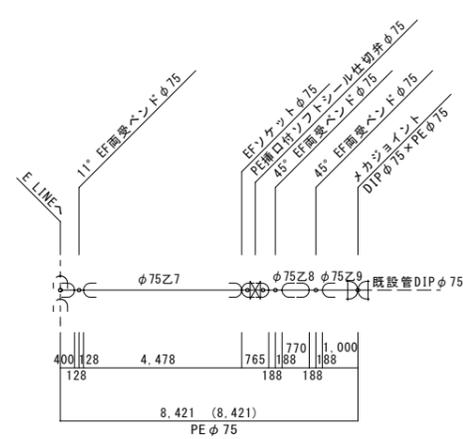

**F LINE支線-1**  
PE (EF) φ 75

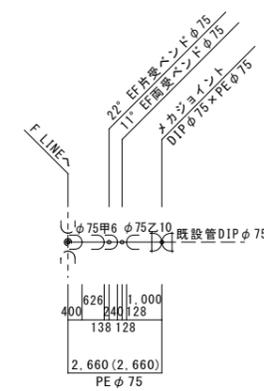

※ ( ) 内の数値は管路布設延長を示す  
 ※ ( ) なしの数値は平面管路延長を示す

工 事 名	令和6年度 国庫補助事業 配水管布設工事 (R6-1工区)		
場 所	南風原町字宮平地内		
図面の種類	管 割 図 - 4		
縮 尺	No Scale	図面番号	15 - 8
南 部 水 道 企 業 団			

**管 割 図 - 5**  
PE (EF) No Scale

切管調書 PE (EF) φ150

本数	管 種	切管組合せ	残 管 (mm)	切断数量 (口)
1	PEP φ150	甲1 2.483   Z5 2.500	17	2
2	PEP φ150	甲2 3.289	1,711	1
3	PEP φ150	甲3 2.200   Z4 2.588	212	2
4	PEP φ150	甲4 1.500   Z7 2.691	809	2
5	PEP φ150	甲5 4.000   Z3 1.000	0	1
6	PEP φ150	甲6 4.336	664	1
7	PEP φ150	甲7 2.500   Z19 555   Z21 1.276	669	3
8	PEP φ150	甲8 718   Z1 2.000   Z7 1.500	782	3
9	PEP φ150	甲9 1.182   Z12 2.500   Z22 844	474	3
10	PEP φ150	甲10 4.140   Z18 555	305	2
11	PEP φ150	甲11 3.298   Z15 1.153	549	2
12	PEP φ150	甲12 1.746   Z17 2.103   Z20 892	259	3
13	PEP φ150	甲13 1.476   Z13 1.000   Z23 2.000	524	3
14	PEP φ150	甲14 2.515   Z14 613	1,872	2
15	PEP φ150	甲15 4.580	420	1
16	PEP φ150	甲16 4.171	829	1
17	PEP φ150	甲17 4.250	750	1
18	PEP φ150	甲18 1.066   Z6 596   Z16 2.053	1,285	3
19	PEP φ150	Z9 4.224	776	1
20	PEP φ150	Z11 4.533	467	1
21	PEP φ150	Z8 1.000   Z10 3.989	11	2
直管 (EF受口あり)			18本	
直管 (EF受口なし)			3本	
切断回数			40口	
残管延長			13,385mm	

切管調書 PE (EF) φ100

本数	管 種	切管組合せ	残 管 (mm)	切断数量 (口)
1	PEP φ100	甲1 2.690   Z1 1.000   Z2 1.169	141	3
直管 (EF受口あり)			1本	
直管 (EF受口なし)			0本	
切断回数			3口	
残管延長			141mm	

切管調書 PE (EF) φ75

本数	管 種	切管組合せ	残 管 (mm)	切断数量 (口)
1	PEP φ75	甲1 1.400   Z1 2.478   Z4 465	657	3
2	PEP φ75	甲2 3.274   Z2 1.000	726	2
3	PEP φ75	甲3 2.561   Z6 1.000   Z9 1.000	439	3
4	PEP φ75	甲4 1.568   Z5 770   Z8 770   Z10 1.000	892	4
5	PEP φ75	甲5 2.599   Z11 1.000   Z12 1.000	401	3
6	PEP φ75	甲6 626	4,374	1
7	PEP φ75	甲7 1.000	4,000	1
8	PEP φ75	Z3 452   Z7 4.478	70	2
直管 (EF受口あり)			7本	
直管 (EF受口なし)			1本	
切断回数			19口	
残管延長			11,559mm	

切管調書 PE (EF) φ50

本数	管 種	切管組合せ	残 管 (mm)	切断数量 (口)
1	PEP φ50	甲1 2.500   Z1 800   Z2 579   Z3 1.000	121	4
2	PEP φ50	甲2 1.859   Z4 1.000   Z5 1.000   Z7 1.000	141	4
3	PEP φ50	Z6 672   Z8 560	3,768	2
直管 (EF受口あり)			2本	
直管 (EF受口なし)			1本	
切断回数			10口	
残管延長			4,030mm	

工 事 名	令和6年度 国庫補助事業 配水管布設工事 (R6-1工区)		
場 所	南風原町字宮平地内		
図面の種類	管 割 図 - 5		
縮 尺	No Scale	図面番号	15 - 9
南 部 水 道 企 業 団			


# 弁類詳細図 - 1

S=1/20


## 仕切弁筐築造工-1

PE φ 50

S=1/10

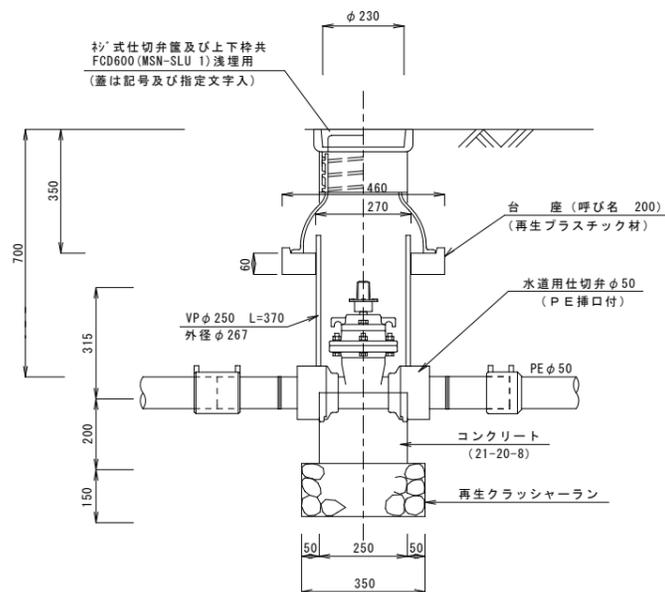


### 基礎工 (仕切弁筐)

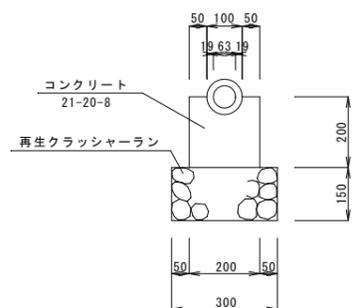


## 仕切弁筐築造工-2

PE φ 75

S=1/10

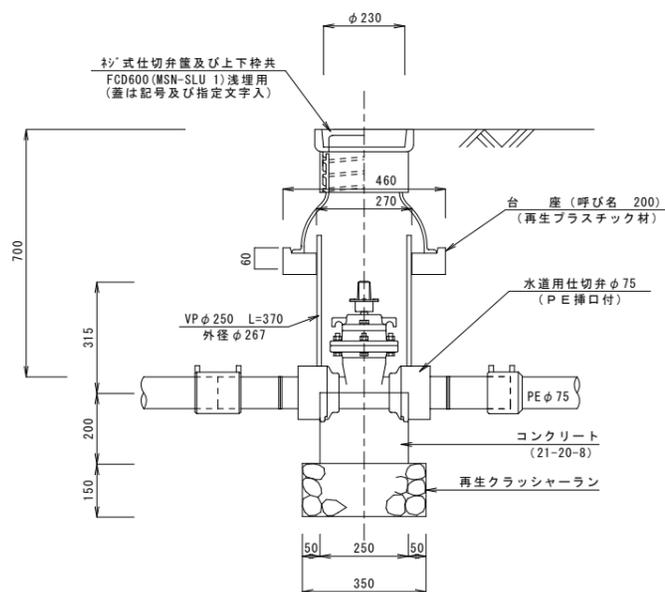


### 基礎工 (仕切弁筐)

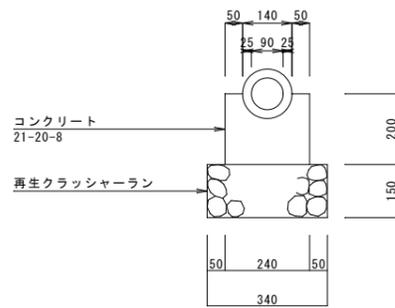


## 仕切弁筐築造工-3

PE φ 100

S=1/10

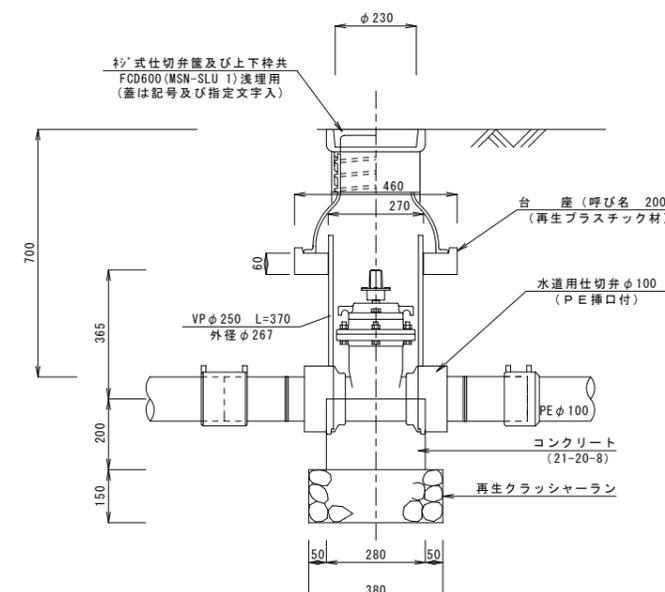

### 基礎工 (仕切弁筐)

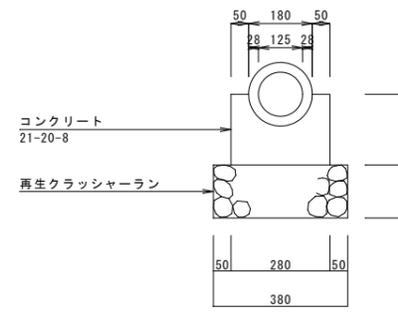

工事名	令和6年度 国庫補助事業 配水管布設工事 (R6-1工区)		
場所	南風原町宇宮平地内		
図面の種類	弁類詳細図 - 1		
縮尺	S=1/20	図面番号	15 - 10
南部水道企業団			


# 弁類詳細図 - 2

S=1/20


## 仕切弁構築工-4

PEφ150

S=1/10

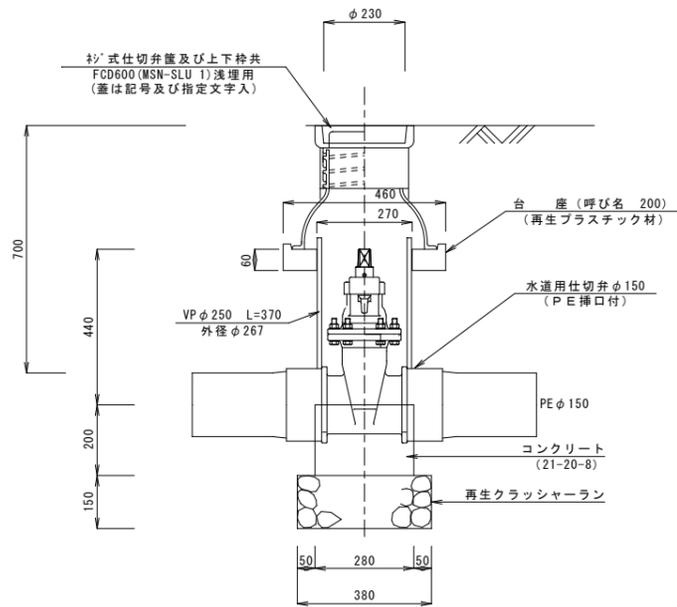


## 基礎工 (仕切弁)

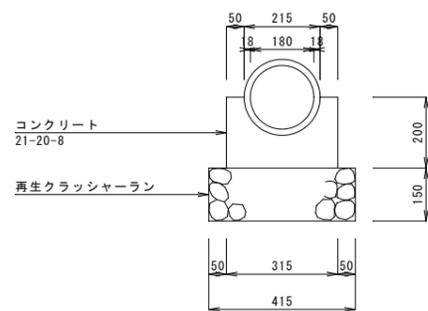


## 空気弁室

S=1/10

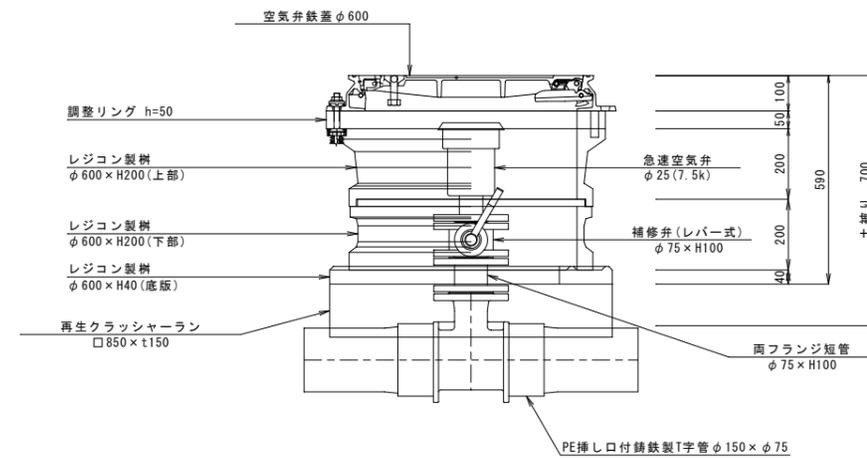

工事名	令和6年度 国庫補助事業 配水管布設工事 (R6-1工区)		
場所	南風原町字宮平地内		
図面の種類	弁類詳細図 - 2		
縮尺	S=1/20	図面番号	15 - 11
南部水道企業団			

撤去・復旧平面図-1  
 宮平地内 S=1/500  
 D LINE PE(EF) φ150, φ50

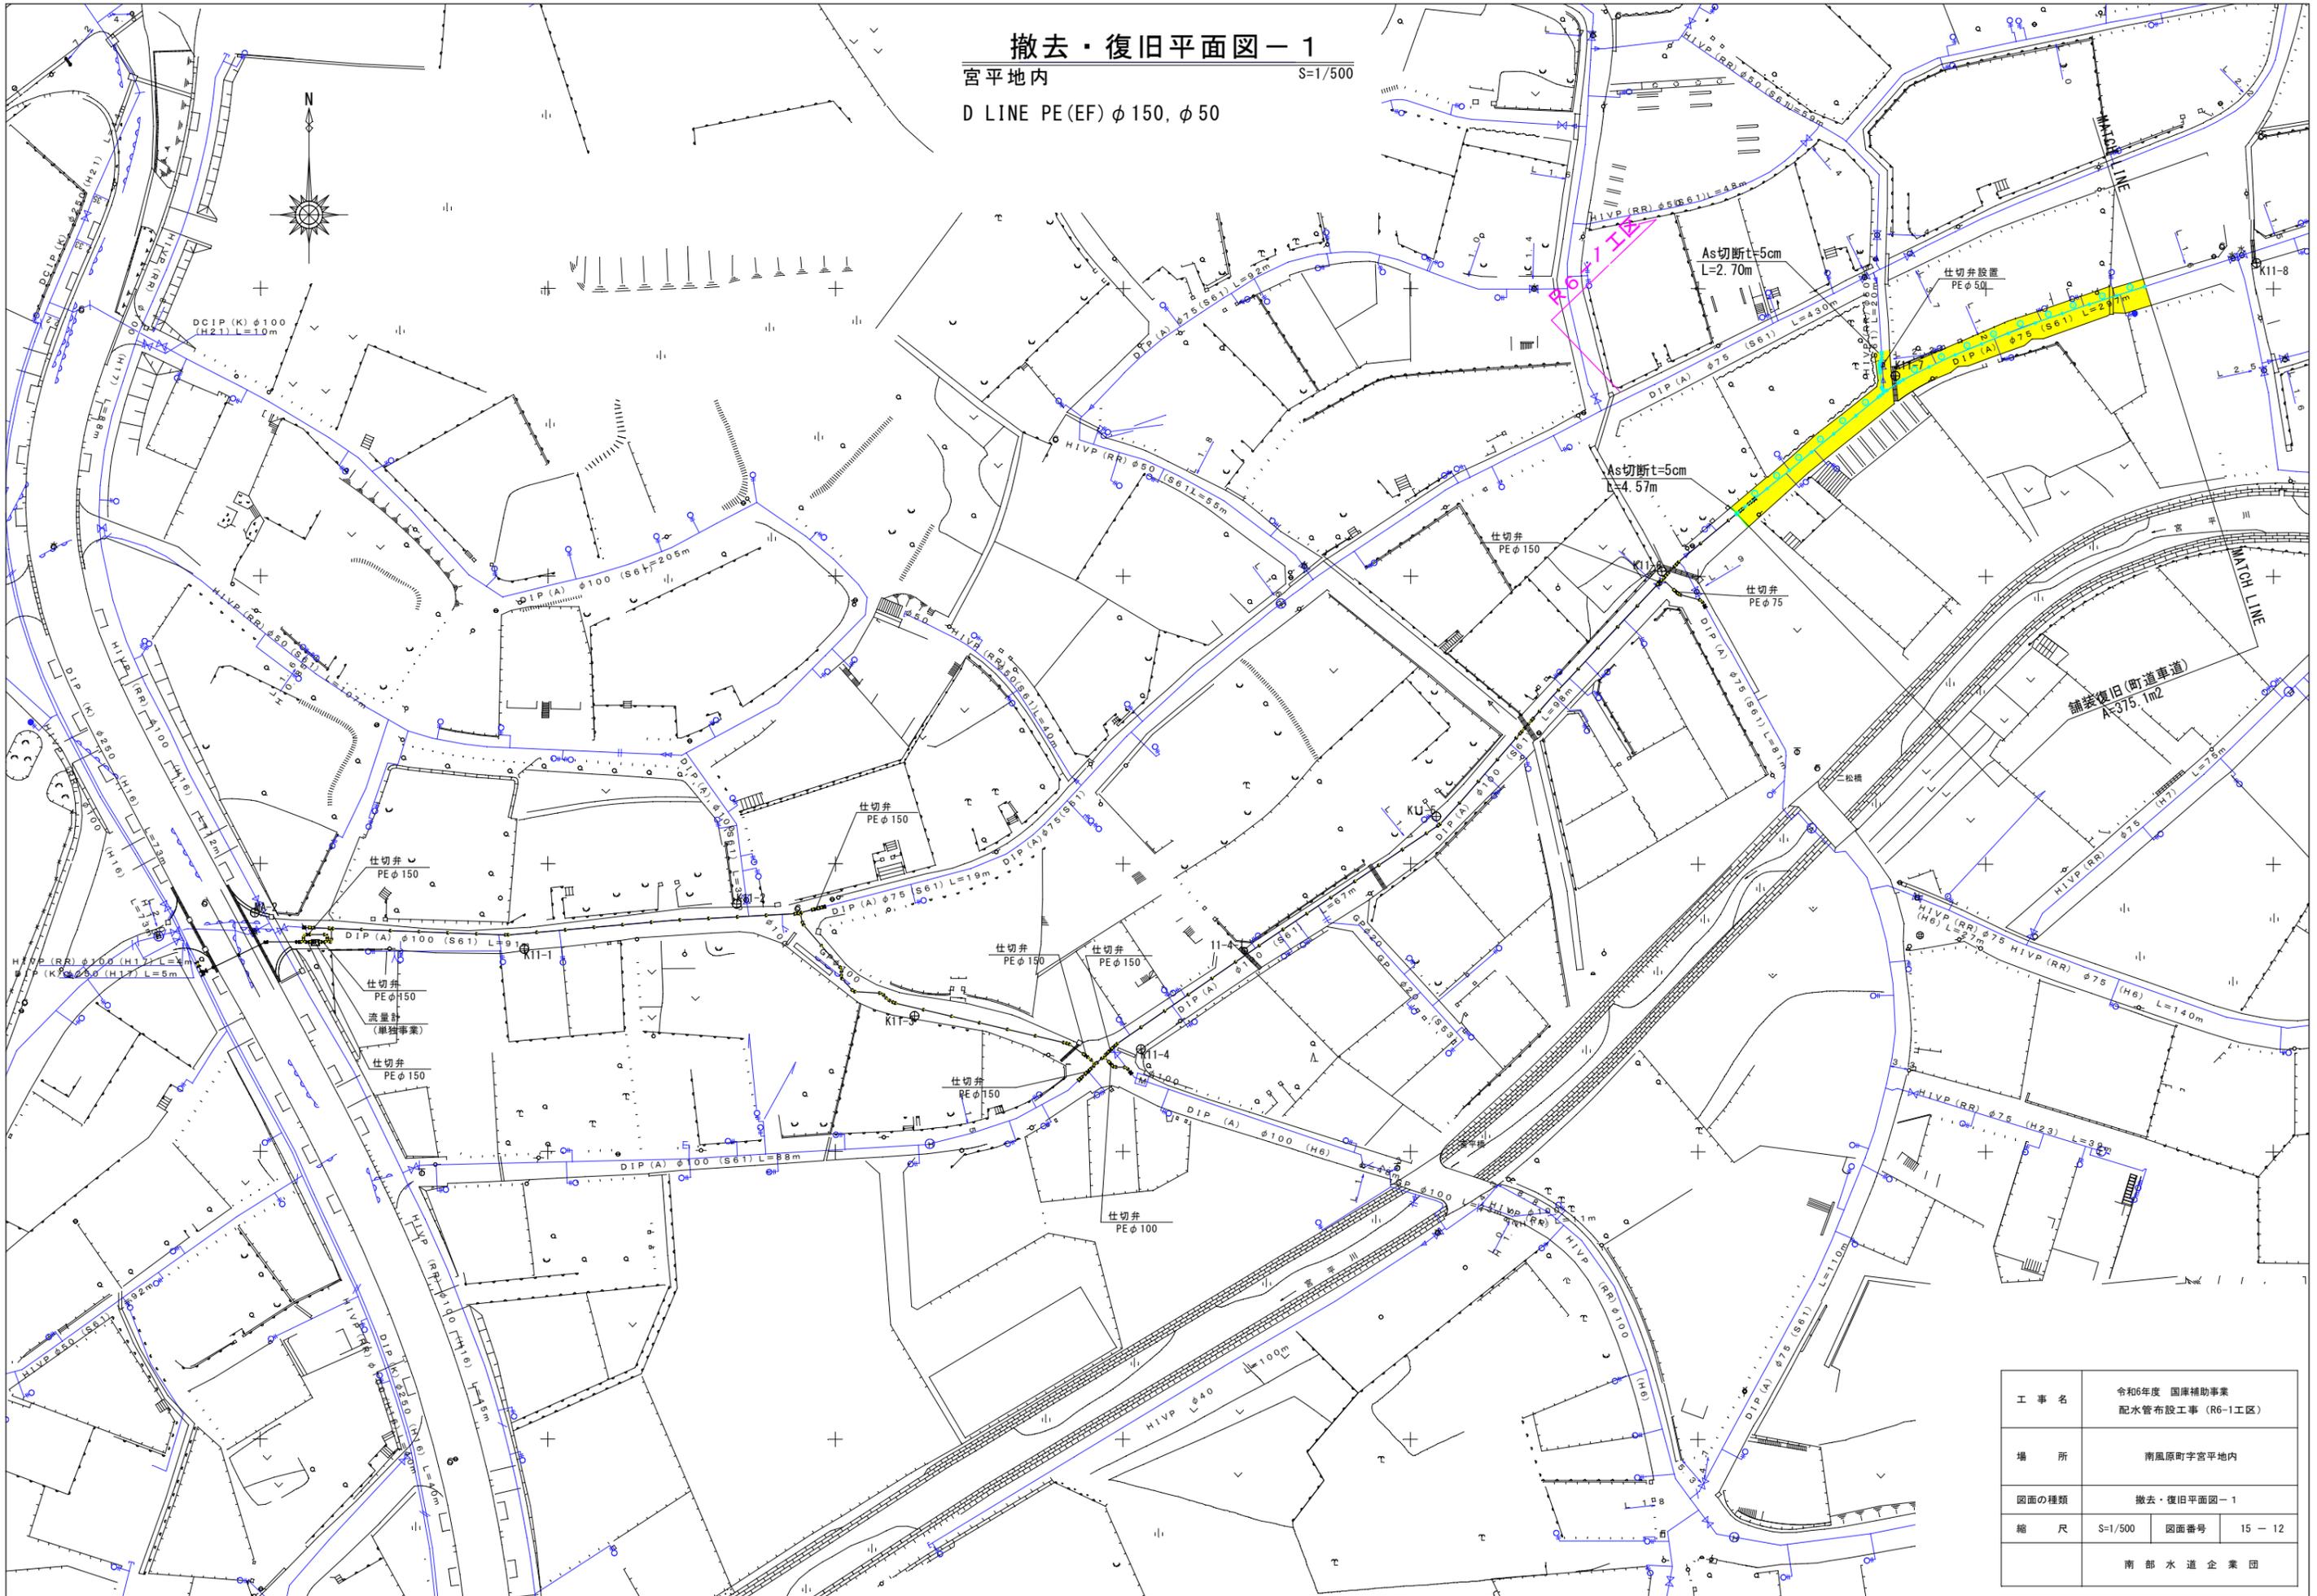

工事名	令和6年度 国庫補助事業 配水管布設工事 (R6-1工区)		
場所	南風原町宇宮平地内		
図面の種類	撤去・復旧平面図-1		
縮尺	S=1/500	図面番号	15 - 12
南部水道企業団			


撤去・復旧平面図-2  
 宮平地内 S=1/500  
 D LINE PE(EF) φ150, φ100, φ75, φ50



工事名	令和6年度 国庫補助事業 配水管布設工事 (R6-1工区)
場所	南風原町宮平地内
図面の種類	撤去・復旧平面図-2
縮尺	S=1/500 図面番号 15-13
南部水道企業団	

### 撤去・復旧平面図-3

宮平地内  
 E LINE PE(EF) φ150, φ75  
 F LINE PE(EF) φ150, φ75  
 S=1/500

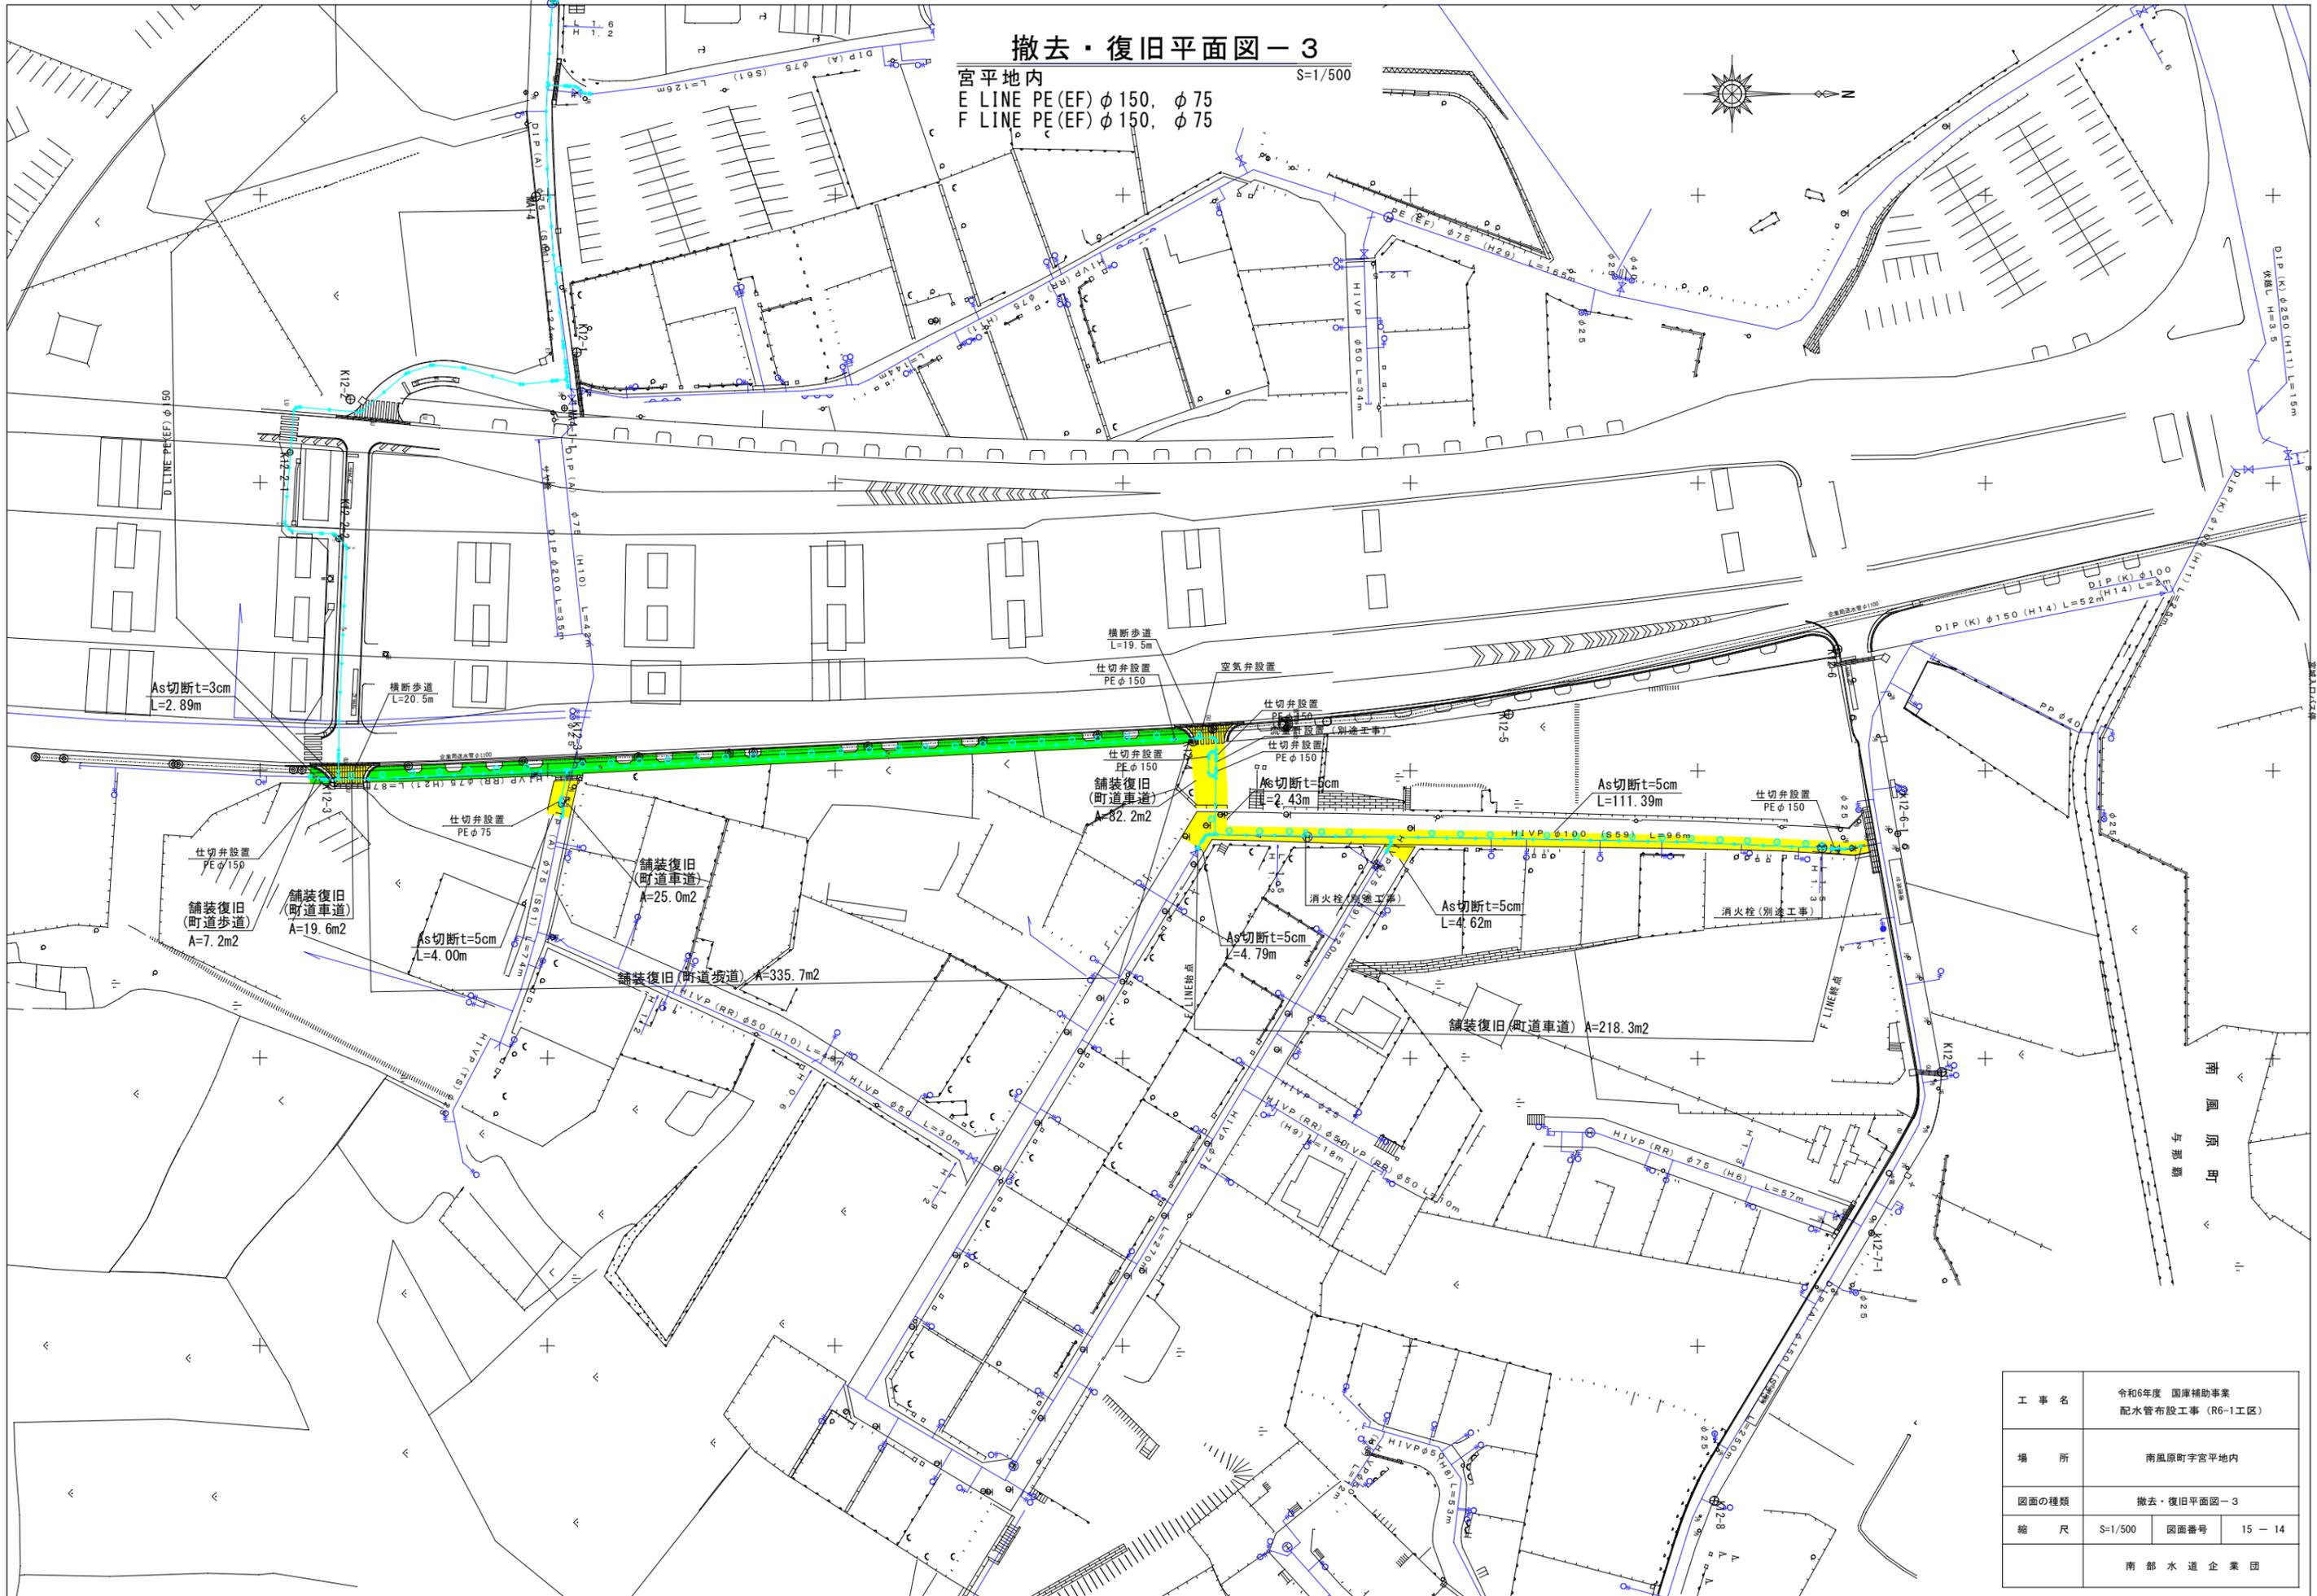

工事名	令和6年度 国庫補助事業 配水管布設工事 (R6-1工区)		
場所	南風原町宮平地内		
図面の種類	撤去・復旧平面図-3		
縮尺	S=1/500	図面番号	15-14
南部水道企業団			

