



平面図
1/1,000

11 LINE PE (EP) φ75 L=121m


津嘉山1453-4

至津嘉山十字路

工事名	令和3年度 配水管布設工事 (R3-1)
場所	南風原町津嘉山地区内
図面の種類	平面図
縮尺	図示 図面番号 1/2
南部水道企業団	

管 割 図


NO SCALE

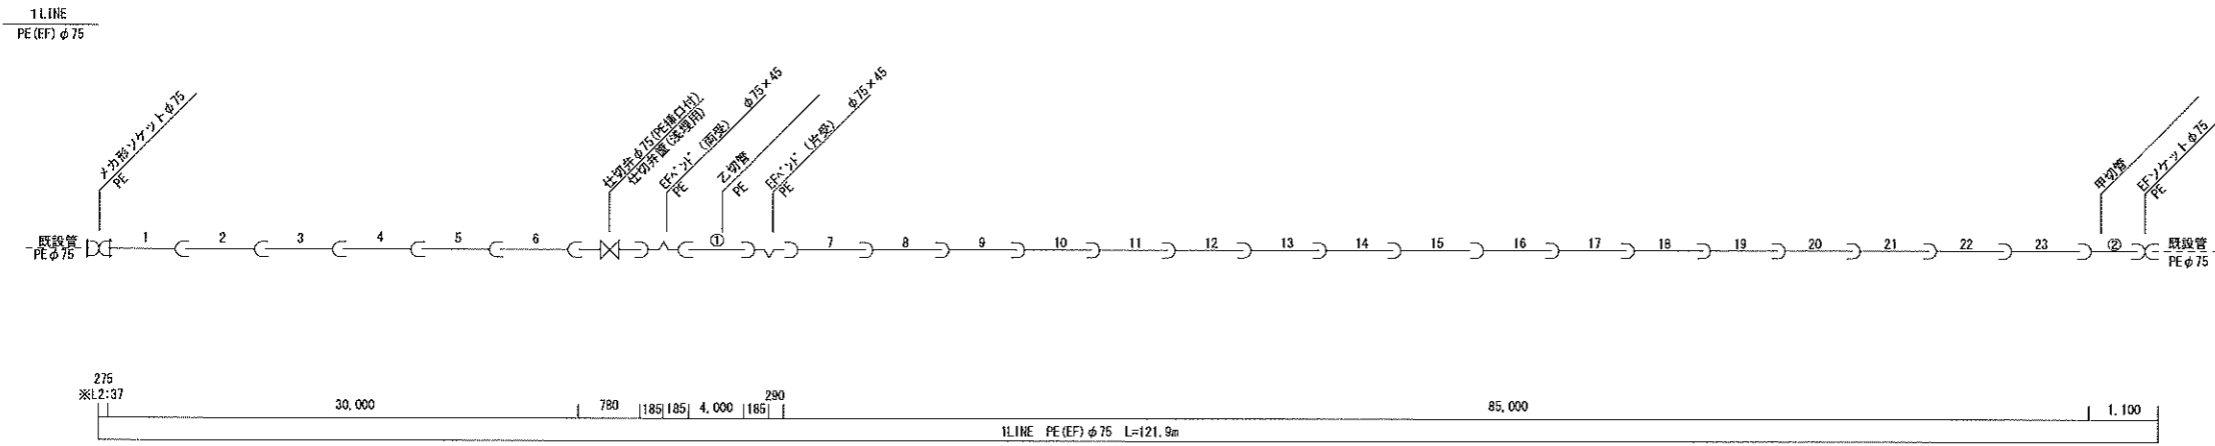

管 土 工 図

S=1/10

1 型管土工

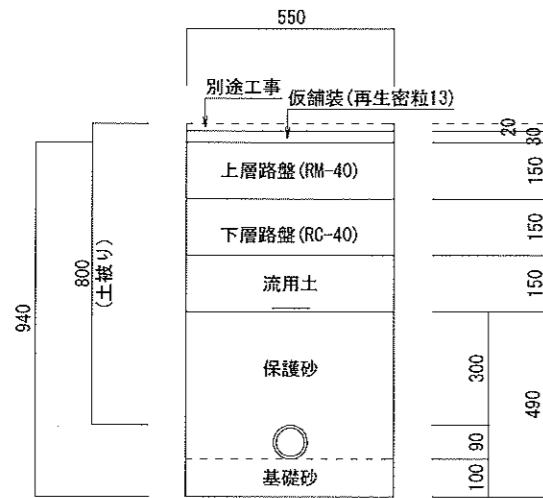

1 LINE PE φ75

直管φ75	直管	切管
	23	2
	= 25	

津嘉山C 1 LINE PE φ100 e/n 切管集計

切管本数	甲切	乙切	乙切
	1	1	0
	= 2		

本	甲 切 管		乙 切 管		残 管
	管番号	長 さ	管番号	長 さ	
1	②	1,100			3.9
1			①	4,000	1
計	本	m	本	m	本
	2	1	1	4	0
					0.000
					4.9

※'レインズ'直管を使用

工 事 名	令和3年度 単独事業 配水管布設工事(R3-1)		
場 所	南風原町字津嘉山内		
図面の種類	管割図、土工図		
縮 尺	図示	図面番号	2/2
	南 部 水 道 企 業 団		